


图 例 说 明

图例	名 称	色 温	功 率	规 格 (mm)
<div></div>	吊挂式平板柔光灯	10000K	55W	300*1200

铝方通镂空吊顶
(一根白色和一根浅蓝色间隔交错)

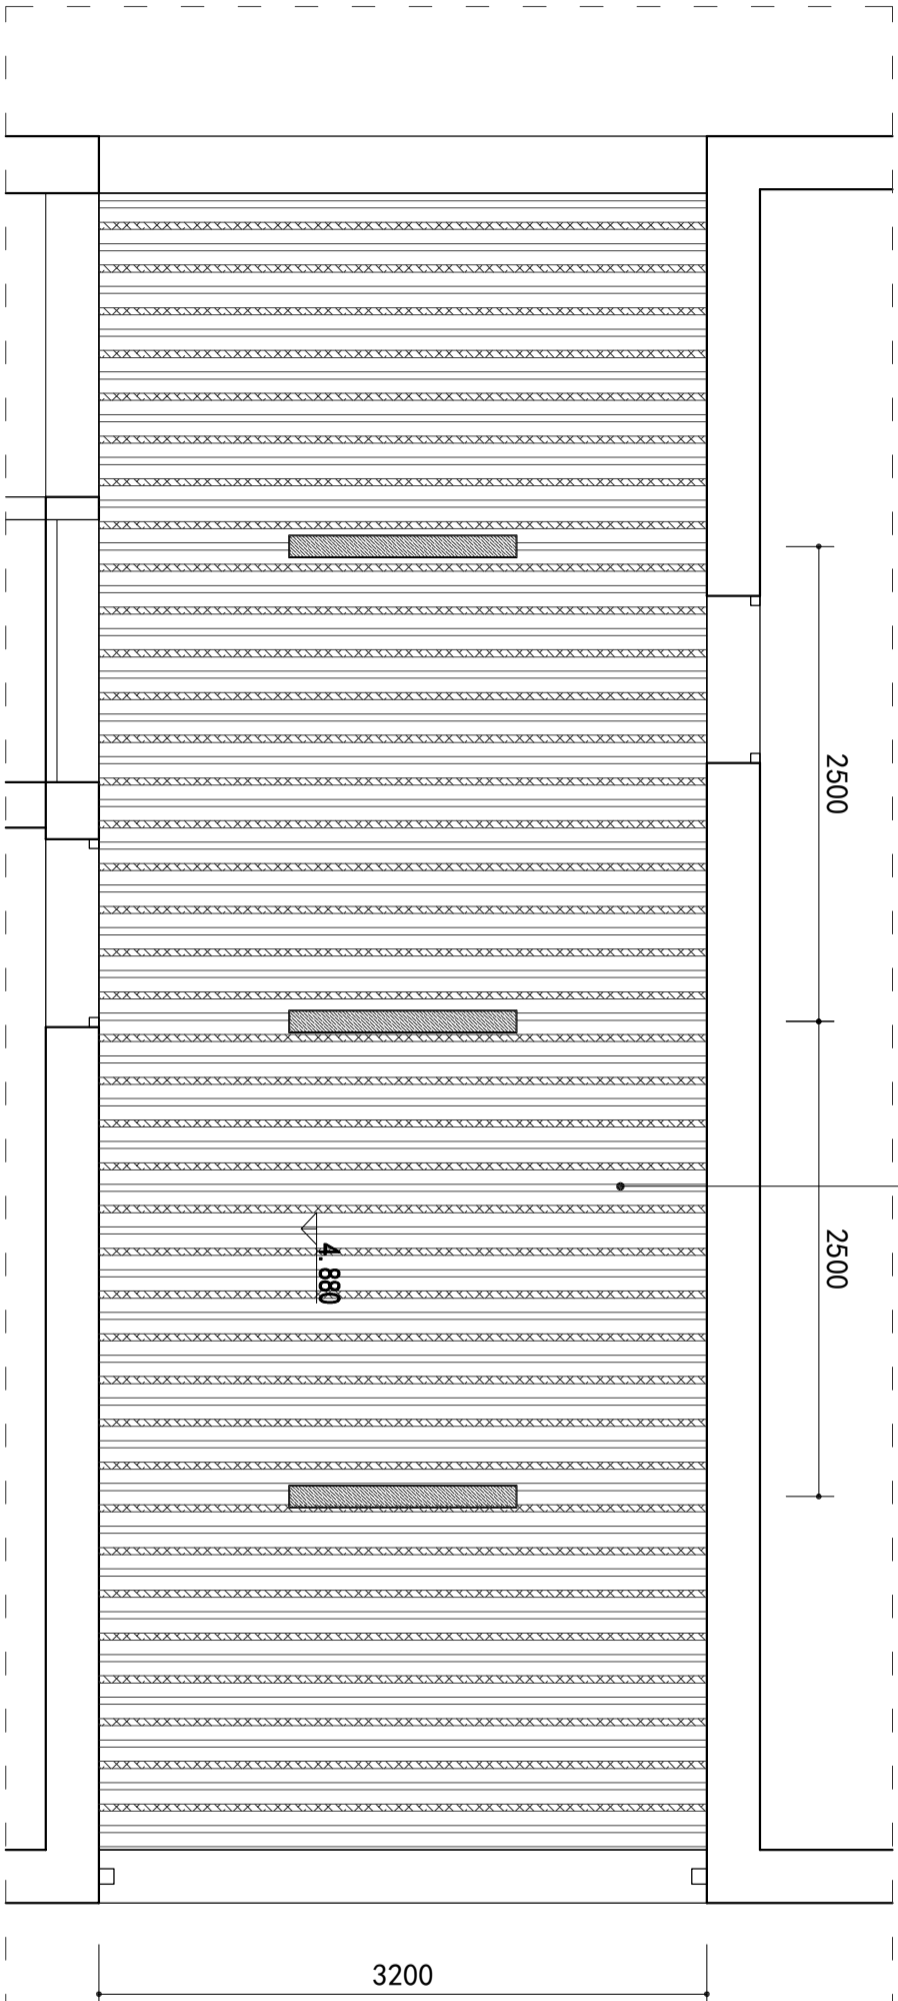

浙江简古建筑设计有限公司
Zhejiang Jiangu Architectural Design Co., Ltd.

建筑行业（建筑工程）乙级 编号 A233925079
文物保护工程勘察设计乙级 编号 1802SJ0102
建筑装饰工程设计专项乙级 编号 A233925079
建筑幕墙工程设计专项乙级 编号 A233925079

建设单位

浙江省中医院

合作单位

公和设计集团有限公司

审 定	韦国岐	中国岐
审 核	刘雄杰	刘雄杰
项目负责人	马 盛	马盛
专业负责人	钱铁懿	钱铁懿
校 对	钱铁懿	钱铁懿
设 计	黄盈利	黄盈利
绘 图	黄盈利	黄盈利
会 签		

建筑	电气
结构	暖通
给排水	工艺

出图章 stamp 1

注册建筑师/注册结构师 专用章 stamp 2

工程名称 PROJECT
杭州市市级文物保护单位—
张载阳旧居（副楼）保养维护工程

项目名称 ITEM

张载阳旧居（副楼）室外工程

图名 DRAWING TITLE

临街过道顶面图

工程号 PRO NO.	
项目号 ITEM NO.	
日期	图号 DRAWING NO. 市施-02